

MAPA DO CELÓW PROJEKTOWYCH

OBIEKT: „Basen Północny”
 Jednostka ewidencyjna: 326301_1, Świnoujście Miasto
 Obręb nr: 326301_1.0007, Świnoujście 7
 Gmina/miasto: Świnoujście
 Powiat: Świnoujście
 Województwo: zachodniopomorskie

Wykonawca:
„GEORYS” Kopacki Ryszard
 ul. Bohaterów Września 70/2
 72-600 Świnoujście
 tel. 601795242
 Mail: ryszardkopacki@gmail.com

SKALA: 1 : 500
 Układ współrzędnych: „2000”
 Poziom odniesienia wysokości: „Kronsztadt”

Wykonano w ramach roboty geodezyjnej:
BGM.6642.527.2019

Kierownik roboty:
inż. Ryszard Kopacki

W zakresie opracowania znajdują się punkty osnowy geodezyjnej nr: -----
 Podlegające ochronie na podst. Art. 15, art. 48 ust. 1 pkt 3 ustawy Prawo geodezyjne i kartograficzne.

upr. zaw. nr 8779
zakres uprawnień: 1 i 2

Mapę do celów projektowych wektorowa sporządzono metodą skanowania i kalibracji przy wykorzystaniu:

1. mapy zasadniczej w skali 1:500, sekcja nr: 5.211.14.25.2.4
2. zbioru danych GESUT
3. zbioru danych z bazy EGIB

Granice i nr działek ewidencyjnych

Według danych: MODGiK w Świnoujściu z dnia: 28.10.2019 r. - położenie punktów granicznych zgodne z wymaganymi dokładnościami (§ 79 ust.5 rozp. MSWIA z dnia 09.11.2011 r. w sprawie standardów technicznych wykonywania geodezyjnych pomiarów sytuacyjnych i wysokościowych oraz opracowywania i przekazania wyników tych pomiarów do państwowego zasobu geodezyjnego i kartograficznego)

Na mapie do celów projektowych wykazano następujące projekty sieci uzbrojenia podziemnego: **brak**

REJESTRACJA:

Informacje dodatkowe:

1. ----- zakres pomiaru.
2. Redakcja znaków zgodna z Rozporządzeniem Ministra Administracji i Cyfryzacji w sprawie bazy danych obiektów topograficznych oraz mapy zasadniczej. Mapa nadaje się do celów projektowych w zakresie pomiaru.
3. Mapa nadaje się do projektowania w zakresie pomiaru.
4. Stopień kartometryczności mapy do celów projektowych jest zgodna z Rozporządzeniem Ministra Administracji i Cyfryzacji w sprawie bazy danych obiektów topograficznych oraz mapy zasadniczej.
5. Wszystkie trwałe obiekty budowlane podlegają wytyczeniu przez jednostkę wykonawstwa geodezyjnego.
6. Nie wyklucza się istnienia w terenie również uzbrojenia o którym brak było informacji branżowych i nie zostało odnalezione w czasie informacji geodezyjnej.

Uzbrojenie opracowano na podstawie:

1. Pośredniego ustalenia przebiegu aparaturą elektroniczną – z literą A.
 2. Bezpośredniego pomiaru.
- W związku z tym w częściach 1 nie gwarantuje się kompletności i dokładność położenia uzbrojenia na mapie może być niższa od dokładności kartometrycznej mapy.


Mapa do celów projektowych została wykonana bez ustalenia obciążeń służebnościami gruntowymi ujawnionymi w księgach wieczystych.

Aktualność mapy do celów projektowych na dzień: 28.10.2019 r.

inż. Ryszard Kopacki

Kierownik jednostki wykonawstwa geodezyjnego

X=5975700
Y=5451800

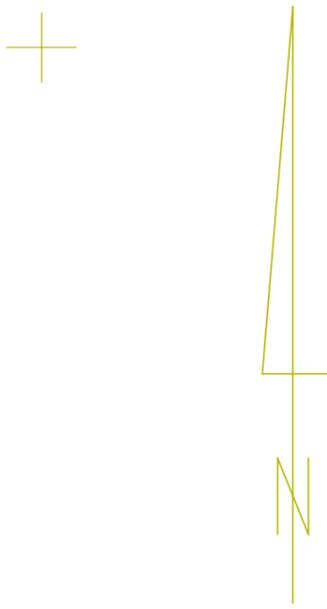

X=5975600
Y=5451900



- 1- płyta zlewna żelbetowa 20-35[cm]
- 2- kratka ściekowa 70x70[cm] ze stali nierdzewnej z systemem splukiwania
- 3- nawierzchnia z kostki betonowej
- 4- kolumna serwisowa
- 5- przewód wodny do systemu splukiwania oraz do dystrybucji wody. Zabezpieczony przewodem grzewczym PEØ32[mm], L=16,0[m]
- 6- istniejąca studzienka kanalizacyjna "K1" oraz przewód kanalizacyjny/ściekowy PCVØ160[mm], L=10,0[m]
- 7- Projektowany przewód energetyczny 3x2,5mm², L=32,0[m]

BIURO PROJEKTOWO - USŁUGOWE	
INSTAL-TECH	
mgr inż. Jan Drożdż	
ul. B. Chrobrego 24, 78-320 Połczyn-Zdrój	
Inwestor:	Gmina Miasto Świnoujście, ul. Wojska Polskiego 1/5, 72-600 Świnoujście
Obiekt:	Ośrodek Sportu i Rekreacji "Wyspiarz", ul. Matejki 22, 72-600 Świnoujście
Adres:	Port Jachtowy-Basen Północny, ul. Władysława IV, 72-600 Świnoujście dz. nr 122/69 i 122/70, obr. nr 326301_1.0007 Świnoujście 7
Stadium:	Projekt budowlany
Data:	02.12.2019
Treść rysunku:	Plan sytuacyjny
Rys. nr:	1
Skala:	1: 500
Projektował konstrukcje:	inż. Bogusław Drożdż Nr uprawnień A/PNB/8300/268/81
Projektował instalacje sanitarne:	mgr inż. Jan Drożdż Nr uprawnień: ZAP/0211/PWBS/18
Projektował instalacje elektryczne:	mgr inż. Waldemar Godziewa Nr uprawnień: ZAP/0129/PWBE/18